


Rzut piwnic  
skala 1:50

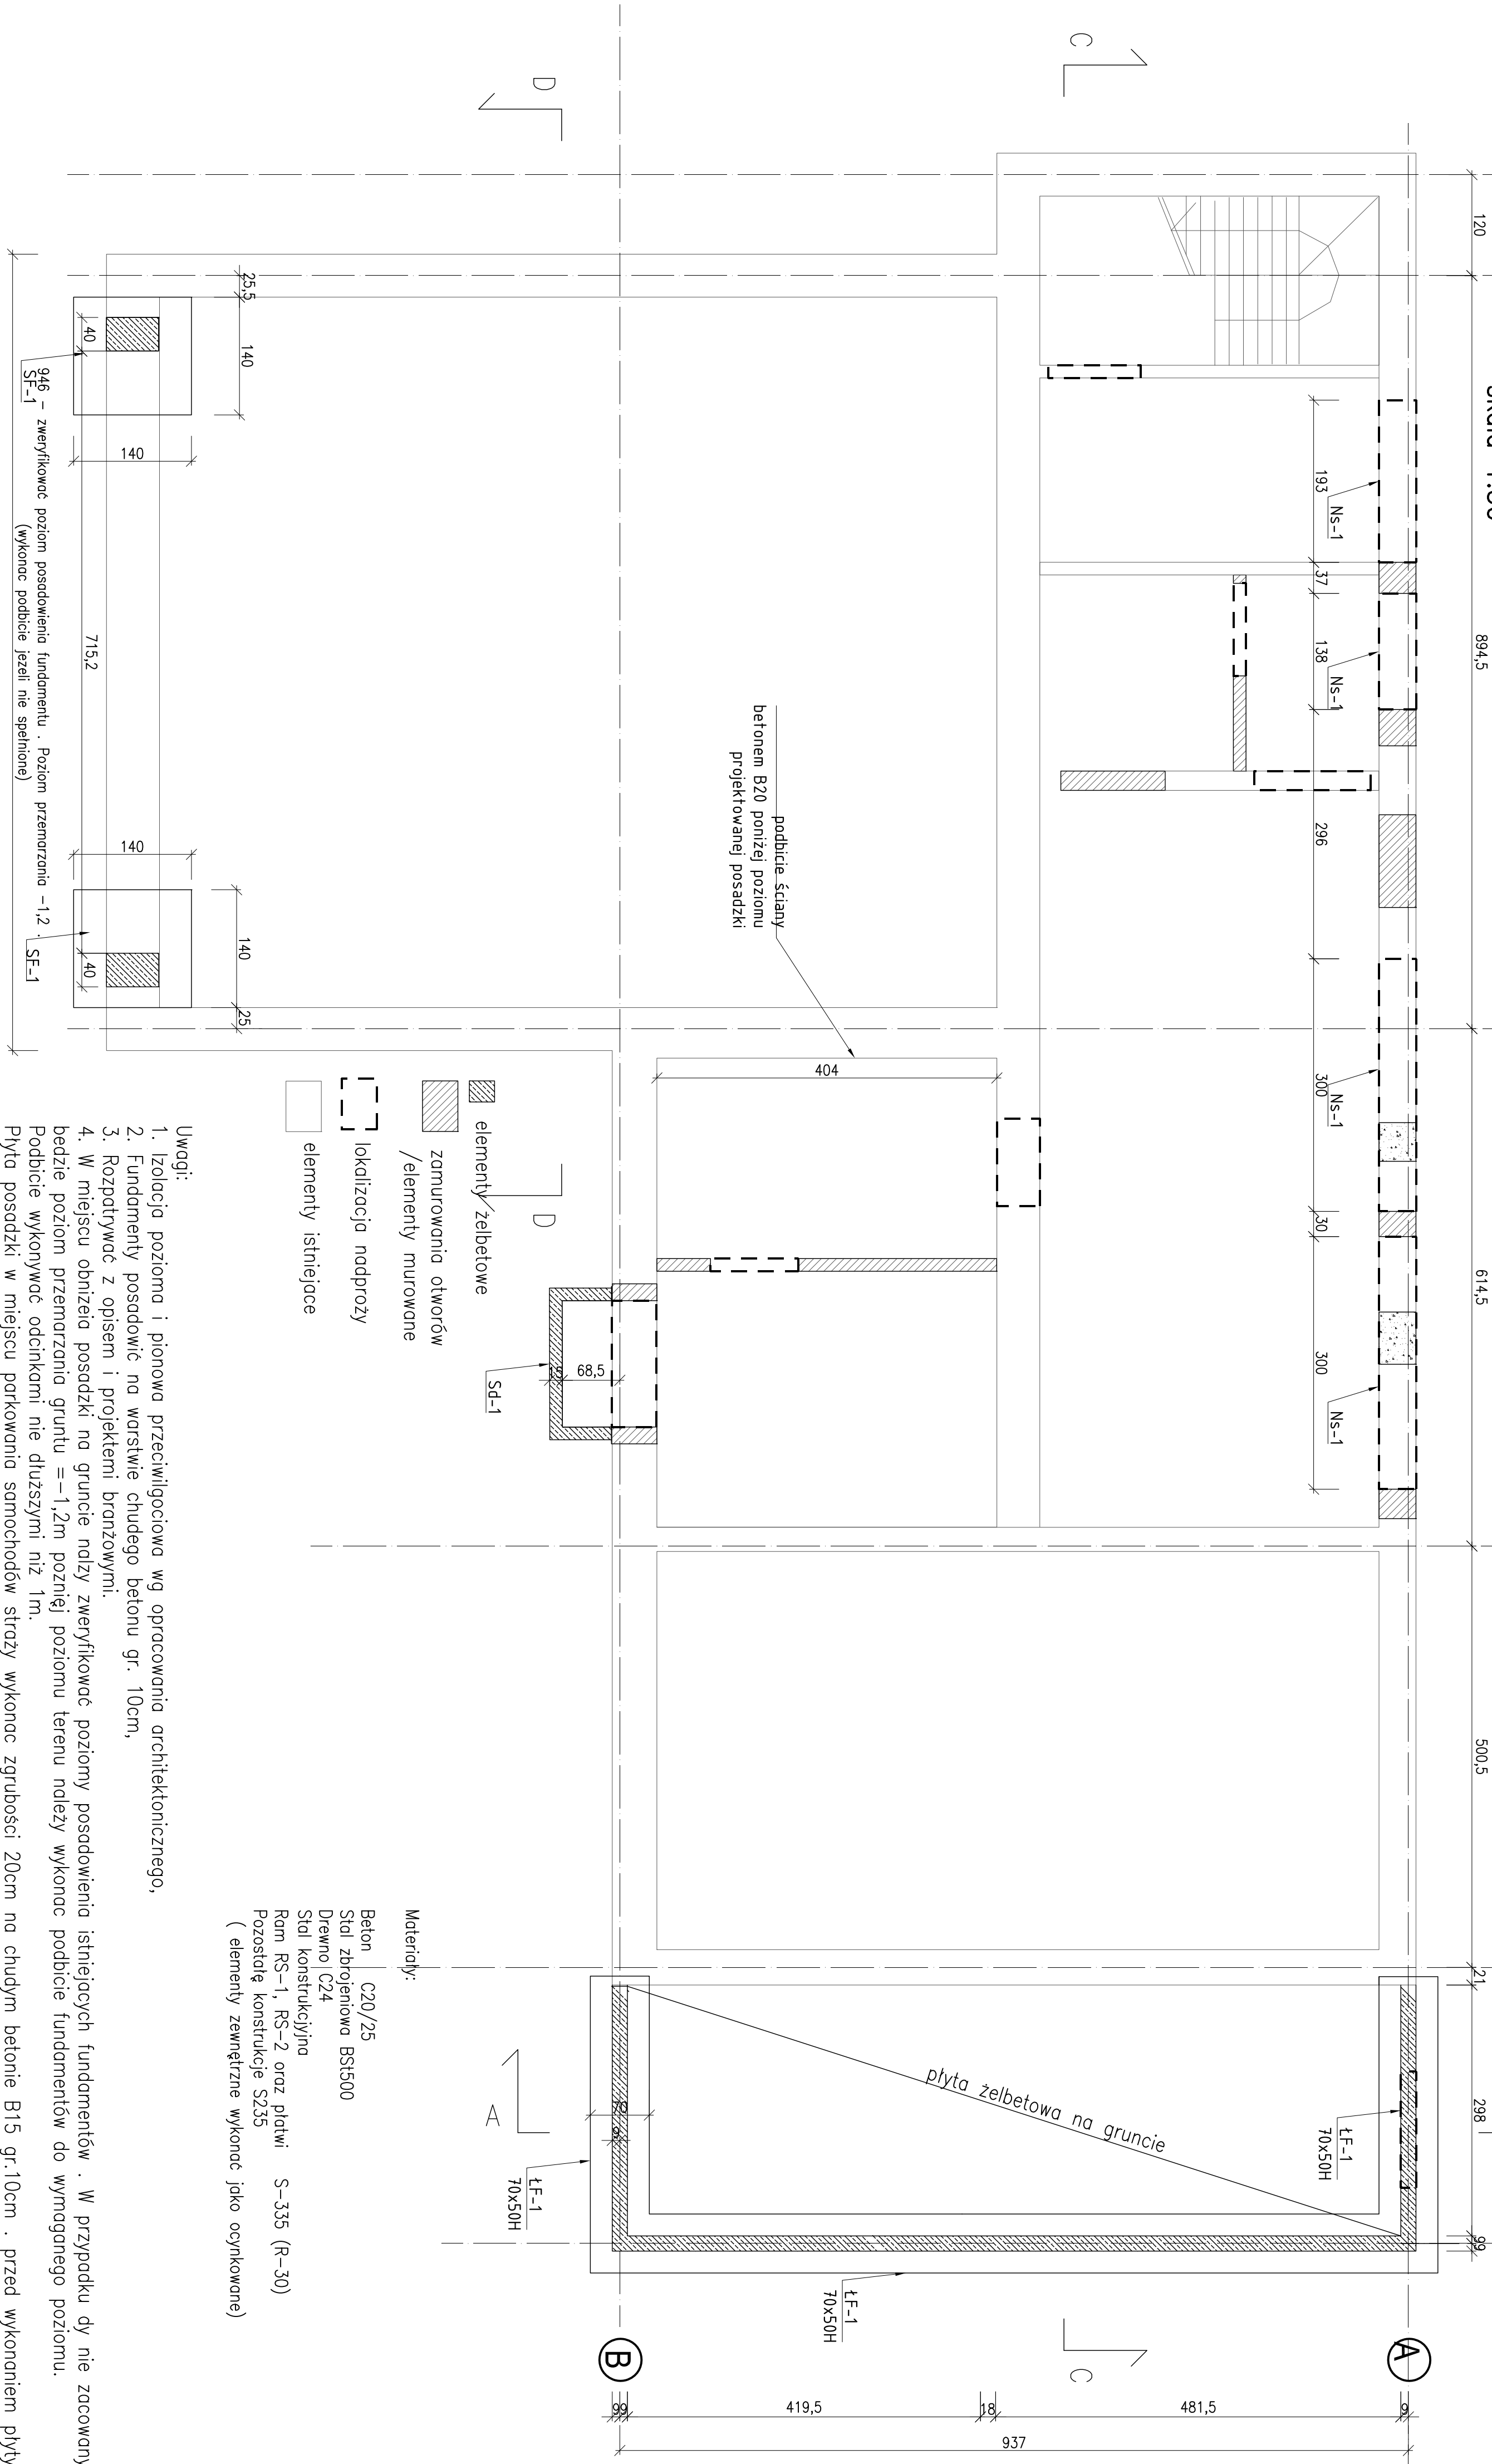

JEDYNOSTKA PROJEKTOWA:		INWESTOR:	
VERTICAL STUDIO		K-1	
NADANA ADRES OBIĘTU BUDOWANEGO		INWESTOR:	
Przebudowa i rozbudowa Ochotniczej		10.2018	
Strażnicy w miejscowości Szańce ewid. nr 653/4 przy ul. Straszkiej		POZIOMYK	
w Złoczowie Moszczanicy		cm	
INWESTOR:		POZIOMYK	
OLCHOWICZKA STRAŻ POŻARNA		SKALA: 1:50	
W ZŁOCZOWIE MOSZCZANICY		POZIOMYK	
KONSTRUKCJA PROJEKTU BUDOWANY		POZIOMYK	
NADANA WYSOKOŚĆ: Rzut piwnic		POZIOMYK	
PROJEKTANT:		POZIOMYK	
mgr inż. Anna Karp		POZIOMYK	
MAP0212POOK07		POZIOMYK	
BUDOWANIE:		POZIOMYK	
mgr inż. Mariola Cieny		POZIOMYK	
upr. 58/78		POZIOMYK	