

# MAPA DO CELOW PROJEKTOWYCH



POWIAT: ŻYWIECKI  
GMINA: ŻYWIEC  
OBREB: ŻYWIEC

SKALA: 1:500

SEKCJA: 172.343.0821  
172.343.0822

PROJEKTOWANE PRZYŁĄCZE GAZU  
PE100 SDR 11 D<sub>2</sub> 40mm - L=28m

ORIENTACJA 1:20000

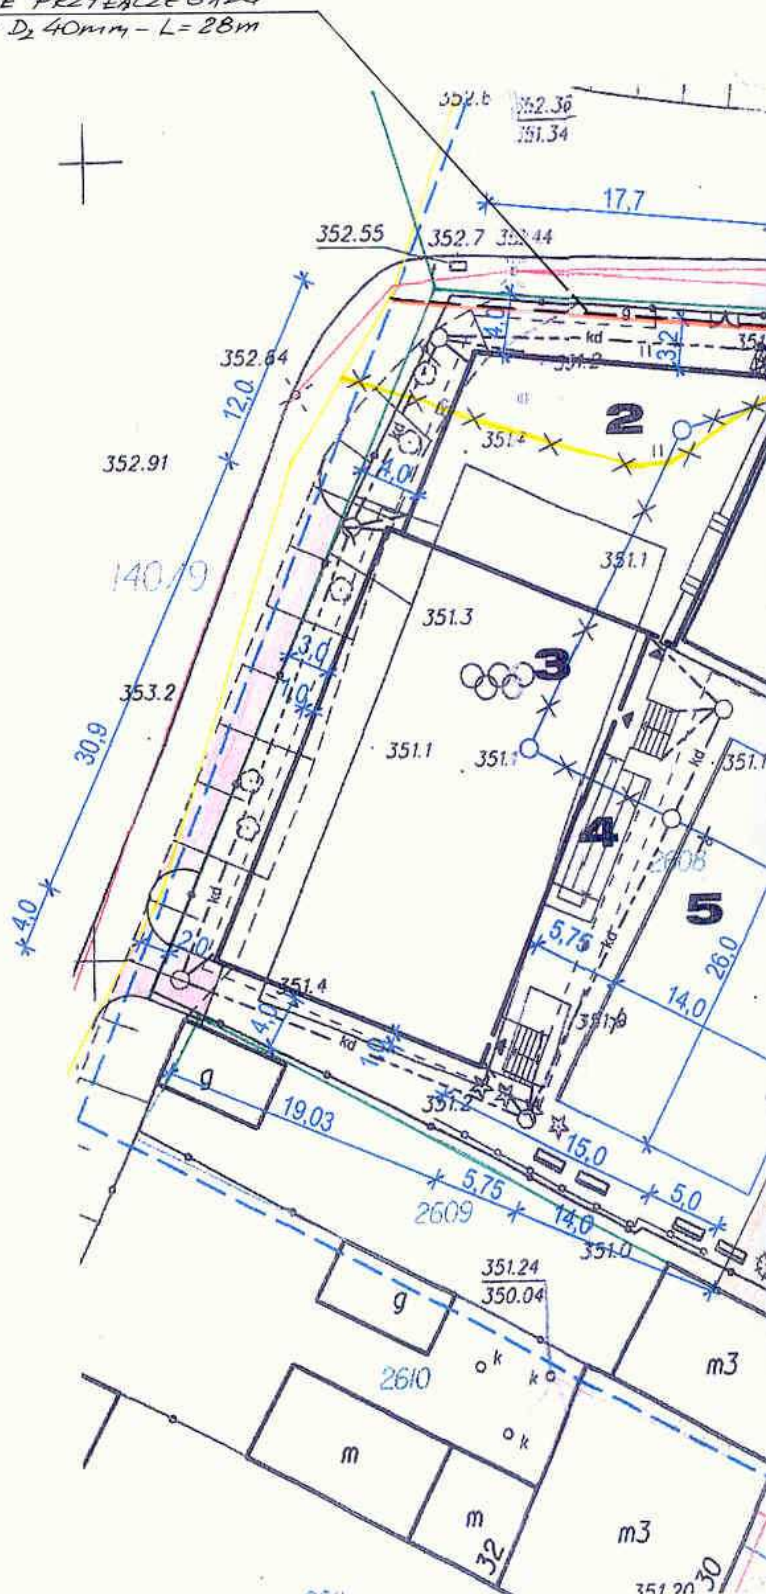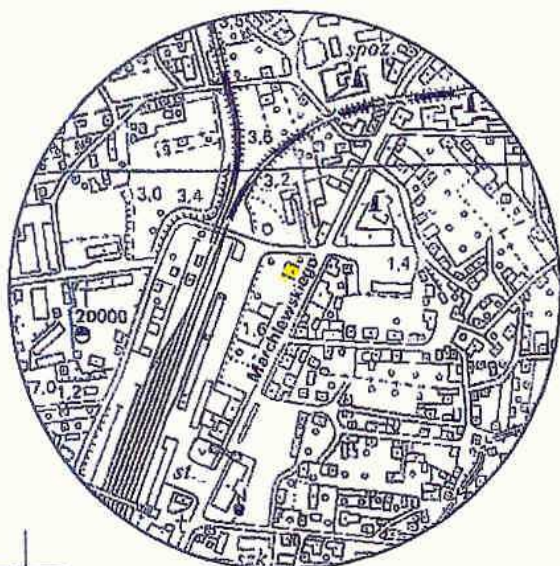

Mapa powstała w wyniku:  
- pomiaru bezpośredniego;  
- przekształcenia (wektoryzacji)  
mapy zasadniczej 172.343.0821 i 172.343.0822.

Pomiarem objęto:  
- sytuację terenu;  
- rzeźbę terenu;  
- uzbrojenie podziemne;  
- granice własności naniesiono kolorem  
zielonym na podstawie cyfrowego  
powiększenia mapy ewidencyjnej.

Nie wyklucza się uzbrojenia podziemnego  
nie zgłoszonego do Inwentaryzacji  
oraz nie zgłoszonego przez instytucje branżowe.

Mapę wykonał: mgr inż. Dariusz Jurasz

Żywiec, dn. 12.08.2005r.

RZECZOZNAWCA ds. ZABEZPIECZEŃ  
PRZECIWPOŻAROWYCH  
bryg. mgr inż. Andrzej Horicht  
pr. upraw. KCBP 228/05  
Zgodność projektu z wymaganiami  
ochrony przeciwpożarowej stwierdzona  
BEZ UWAG:  
10.01.2006