


RZUT I PIĘTRA

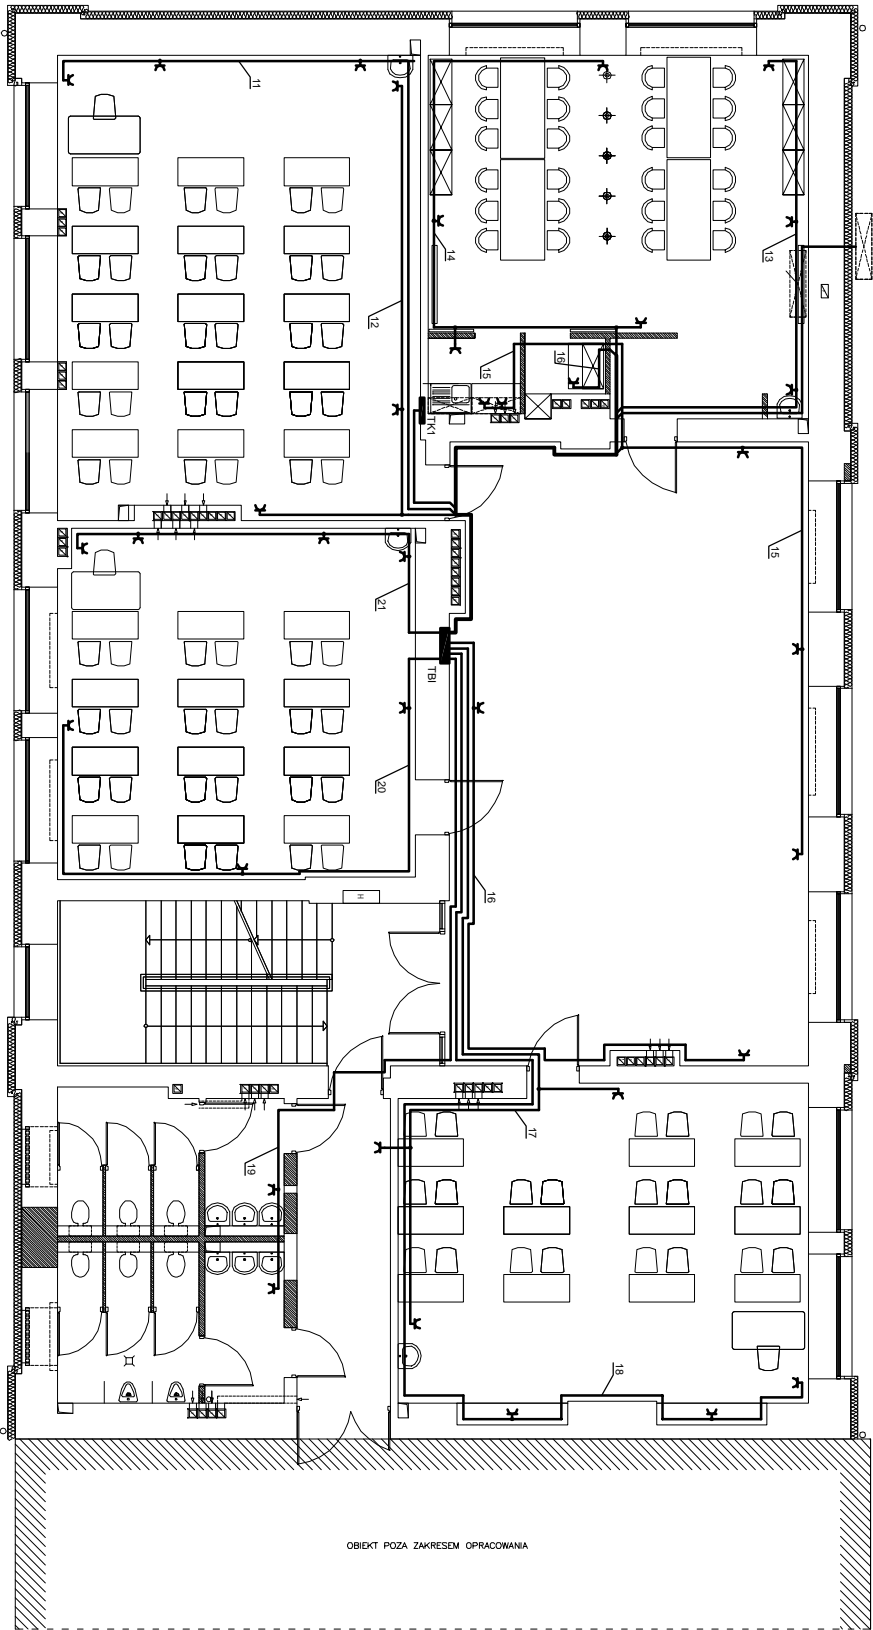

K12 - KLIMATYZATOR JEDNOSTKA ZEWNĘTRZNA

P.U.H. "FM" Filip Majdak		ul. Wroblewicka 7/6 43-300 Bielsko-Biala		Nr rys.
INWESTOR: Urząd Miejski w Żywcu ul Rynek 2 43-300 Żywiec		STADIUM: PROJ. WYKONAWCZY		BRANŻA: 6
Tytuł opracowania: Remont i modernizacja budynku Gimnazjum nr 1 43-300 Żywiec ul. Dworcowa 26 INSTALACJE ELEKTRYCZNE I TELETECHNICZNE		PROJEKTOWAŁ: MGR INŻ. FILIP MAJDAK Nr upr. 53/788B		
TYTUŁ RYSUNKU: RZUT I PIĘTRA INSTALACJE ELEKTRYCZNE		DATA: 09.2010 r.	NR PROJEKTU	SKALA: 1:100