


RZUT I PIĘTRA

LEGENDA OPRAW ES-SYSTEM:	
	SLIMSTREAM EVO 2x IP20
	SFT 136 A EVO 1x IP20
	COI 136 EVO 1x IP20
	COI 236 EVO 2x IP20
	COI 236 EVO 2x IP20
	THO 236 OPAL EVO 2x IP44
	THO 236 OPAL EVO 2x IP44
	THO 254 PA 2x IP20
	KTH 42-2-KAM 2x IP20
	THO 228 PA 2x IP20
	THO 218 OPAL 2x IP44
	SQ 308 EVO 3x IP20
	model awaryjny w ogniu, 20
	oświetlenie bezpieczeństwa (MONITORING)
	oświetlenie bezpieczeństwa (MONITORING)
	oświetlenie bezpieczeństwa (MONITORING)

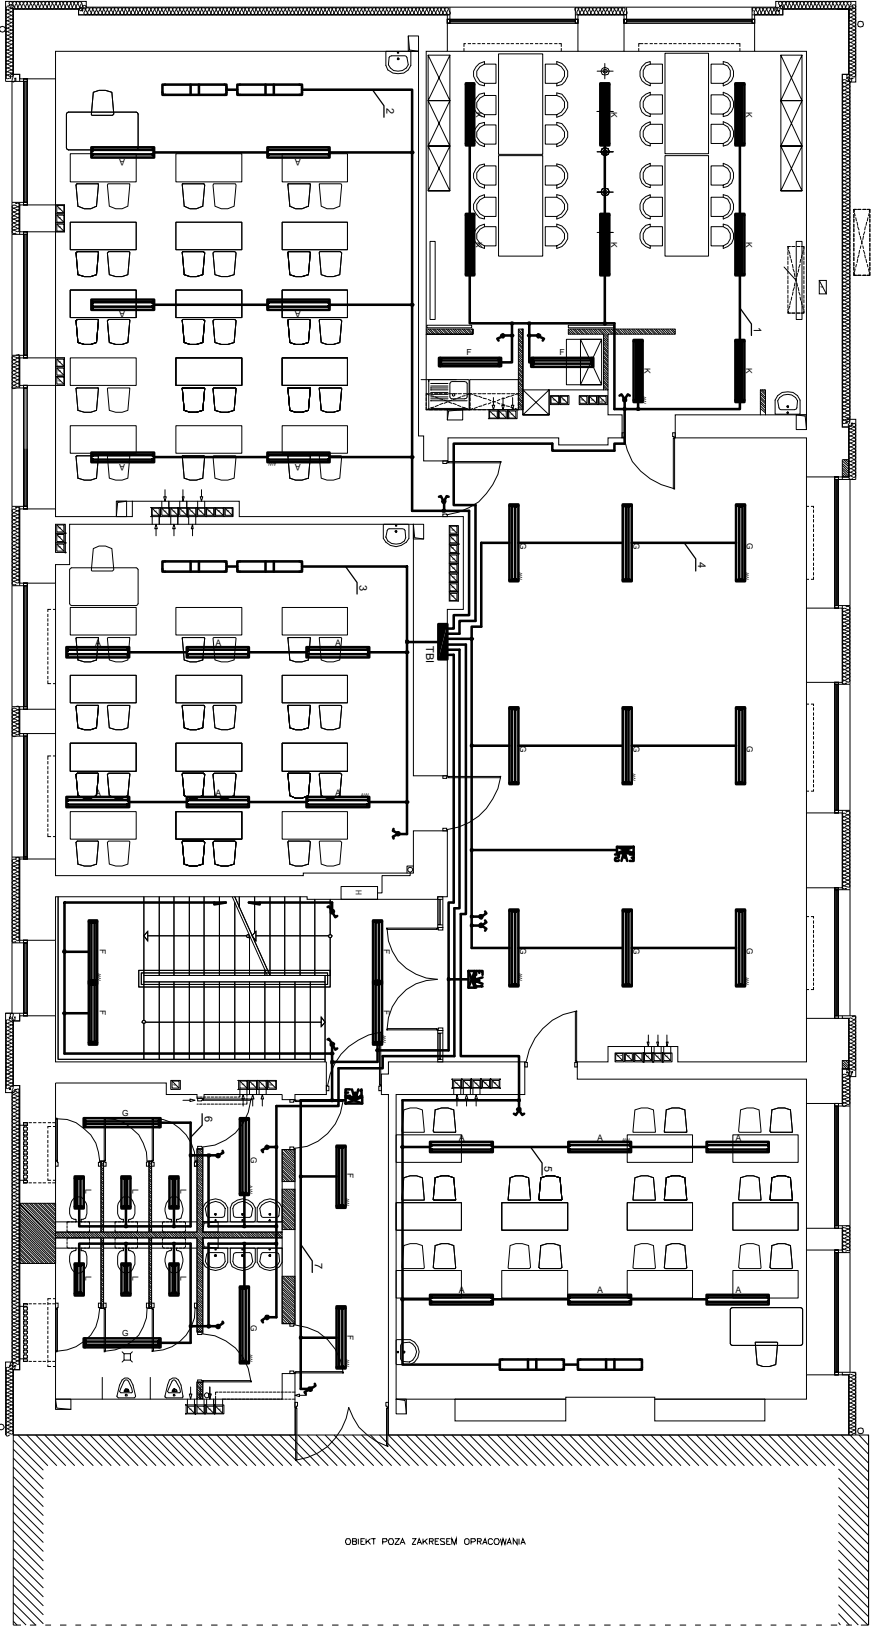

P.U.H. "FM" Filip Majdak		ul. Wroblewicka 7/6 43-300 Bielsko-Biala		Nr rys. 7
INWESTOR	Urząd Miejski w Żywcu	STADIUM	PROJ. WYKONAWCZY	BRANŻA ELEKTR.
Tytuł opracowania:	Remont i modernizacja budynku Gimnazjum nr 1 43-300 Żywiec ul. Dworcowa 26	PROJEKTOWAŁ	MGR INŻ. FILIP MAJDAK Nr upr. 53/78BB	
INSTALACJE ELEKTRYCZNE I TELETECHNICZNE				
RZUT I PIĘTRA INSTALACJA OŚWIETLENIA		DATA 09.2010 r.	Nr projektu	SKALA 1:100