


RZUT PARTERU

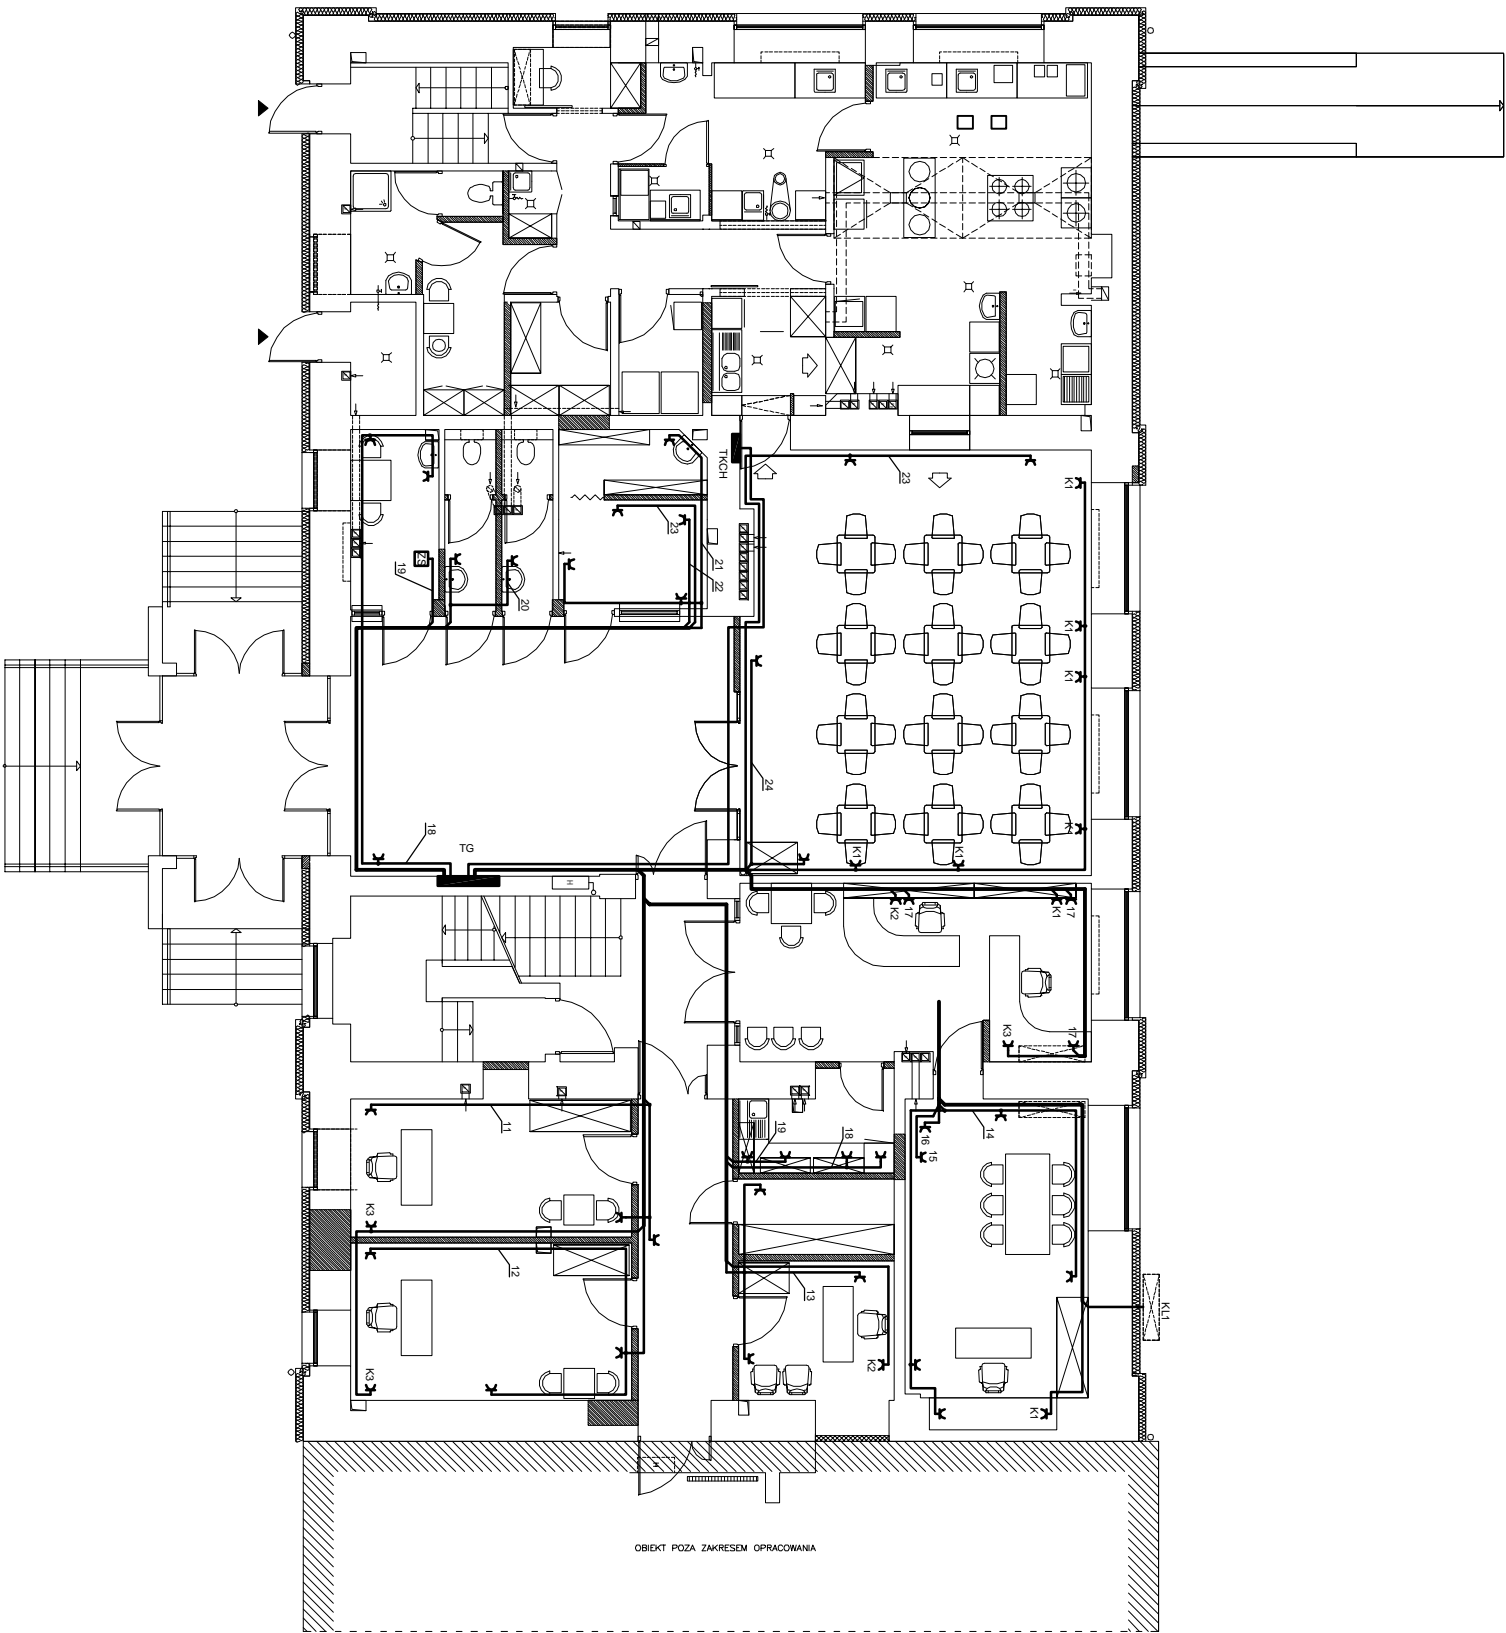

K12 - KLIMATYZATOR, JEDNOSTKA ZEWNĘTRZNA

P.U.H. "FM" Filip Majdak			ul. Wroblewicka 7/6 43-300 Bielsko-Biala	Nr rys.
INWESTOR: Urząd Miejski w Żywcu ul Rynek 2 43-300 Żywiec				4
TYTUŁ OPRACOWANIA: Remont i modernizacja budynku Gimnazjum nr 1 43-300 Żywiec ul. Dworcowa 26 INSTALACJE ELEKTRYCZNE I TELETECHNICZNE			PROJEKTOWAŁ: MGR INŻ. FILIP MAJDAK Nr upr. 53/788B	BRANŻA: ELEKTR.
TYTUŁ RYSUNKU: RZUT PARTERU INSTALACJE ELEKTRYCZNE			DATA: 09.2010 r.	SKALA: 1:100