

USŁUGI GEODEZYJNO-KARTOGRAFICZNE
Józef Sołtysik
PRACOWNIA
34-300 ŻYWIEC, ul. Powstańców ŚL 2
34-360 MIŁÓWKA, ul. 1-go Maja 11
NIP 553.141.67-53, REGON 070767943
TEL. 0-33/ 861-65-38, 0-601-511-145

MAPA DO CELÓW PROJEKTOWYCH

Aktualna na dzień 23.03.2009r.

Gmina : Żywiec
Obręb : Żywiec
Karta mapy: 172.343.041.2
172.343.041.4
Skala 1:500

STAROSTA ŻYWIECKI
Powiatowy Ośrodek Dokumentacji
Geodezyjnej i Kartograficznej w Żywcu
W obszarze oznaczonym linią
dokonano aktualizacji treści mapy zasadniczej
Dokumenty z pomiaru uzupełniające, przysto
do zasobu powiatowego w dniu 11.08.2009
i zaawidencjonowano pod nr K.E.R.G. 403.163
NINIEJSZA MAPA MOŻE SŁUżyć DO
CELÓW PROJEKTOWYCH
Projektowane obiekty budowlane wymagające pozwolenia
na budowę podlegają wytyczeniu i inwentaryzacji powy-
konawczej przez jednostki uprawnione do wykonywania
prac geodezyjnych
ŻYWIEC DN. 11.08.09
Z. U.P. STAROSTY
M. Mirosław Mozażen
GŁÓWNY SPECJALISTA W WYDZIALE GEODEZJI,
KARTOGRAFII I GOSPODARSTWA NIERUCHOMOŚCIAMI

POMIAREM OBJĘTO:

- sytuację terenu
- rzeźbę terenu
- uzbrojenie podziemne
- granicę władania - własności
wkreślono na podstawie mapy numerycznej


zakres pomiaru -

Linie rozgraniczające z Miejscowego Planu

Zagospodarowania Przestrzennego wkreślono kolorem szarym

Mapa powstała w wyniku pomiaru aktualizacyjnego
oraz na podstawie mapy numerycznej

Nie wyklucza się istnienia w terenie
uzbrojenia podziemnego nie zgłoszonego
do inwentaryzacji.

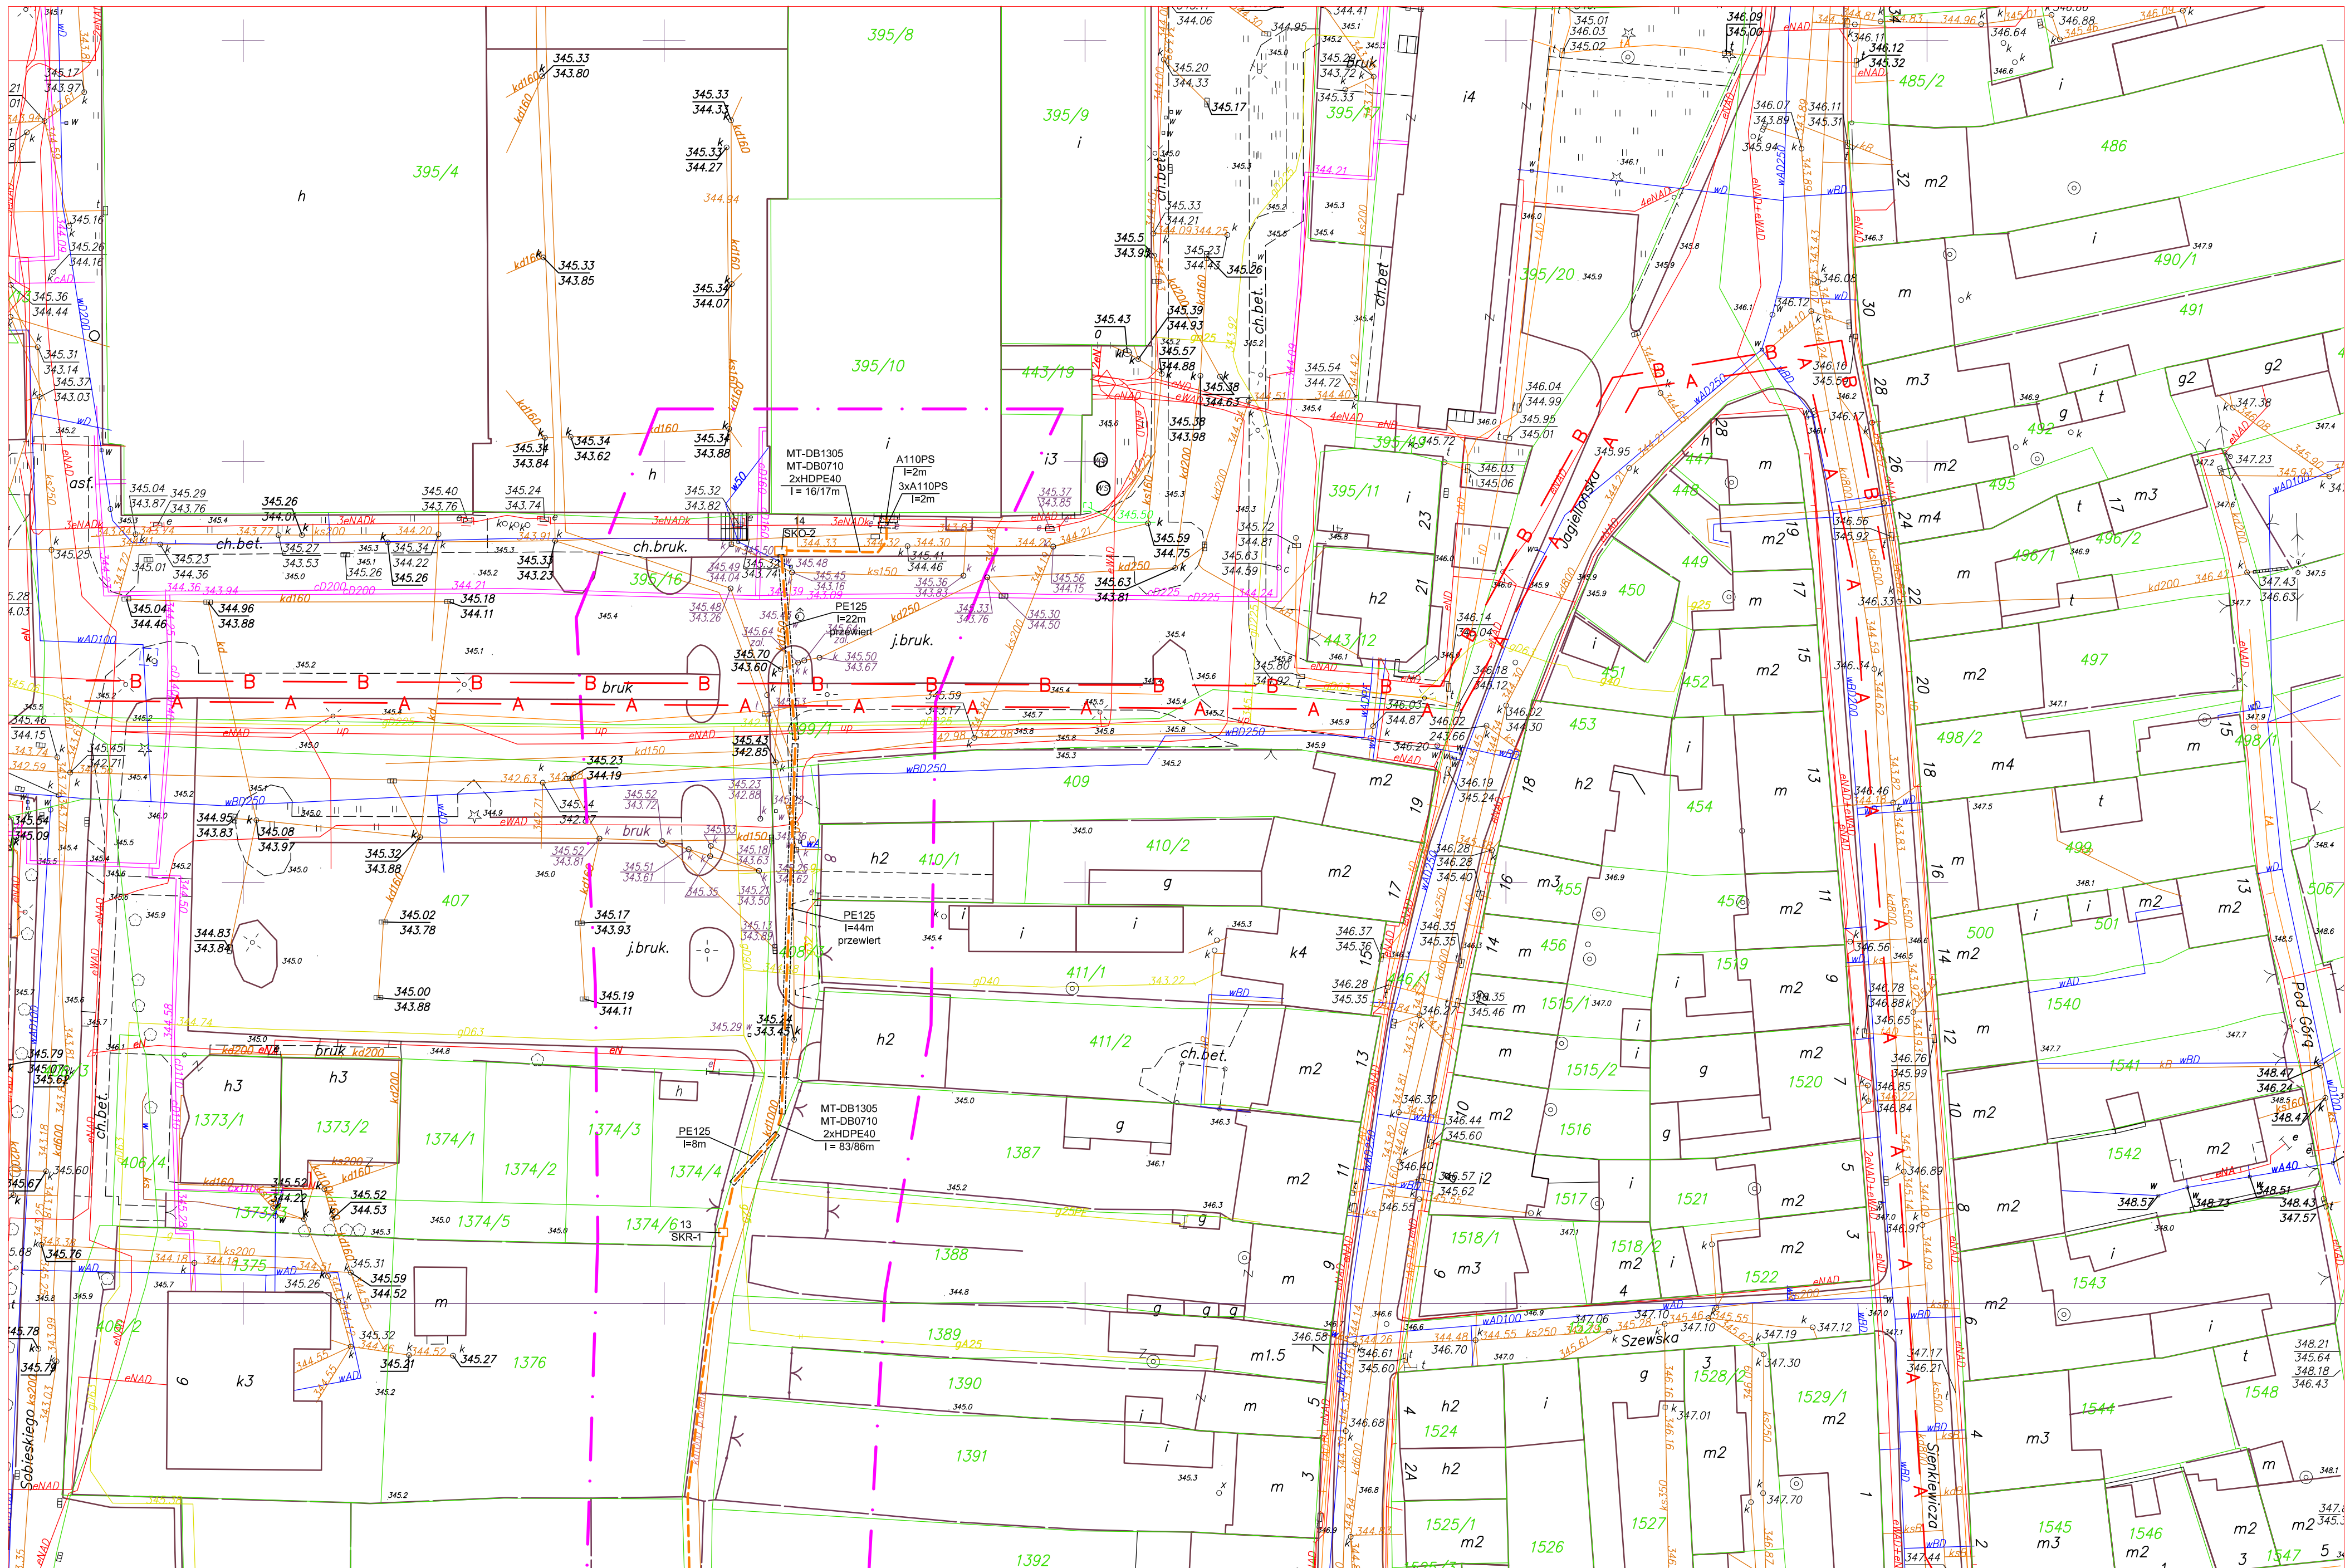

łączy ark. nr 1

OZNACZENIA

- projektowana kanalizacja kablowa
- projektowana studnia kablowa
- istniejąca kanalizacja kablowa
- istniejąca studnia kablowa

Typ projektu:		PRZEDSIĘWZIENIE PROJEKTOWO-PROJEKTOWO	
Mapa sytuacyjna		WYKONANIE	
- projektowany przebieg sieci		WYKONANIE	
Typ opracowania:		0901-01/PB/09	
Budowa kanalizacji kablowej relacji Urząd Miejski -		2	
Park Zanimkowy - Straż Miejska dla celów monitoringu		2	
miejscowego na terenie miasta Żywiec		2	
Projektant:		A. Byrziński	
Wzrost:		1,70 m	
Data:		10.04.09	
Kontrola:		W. Byrziński	
Data:		10.04.09	